



Planimetria Linea Gas - Scala 1:50

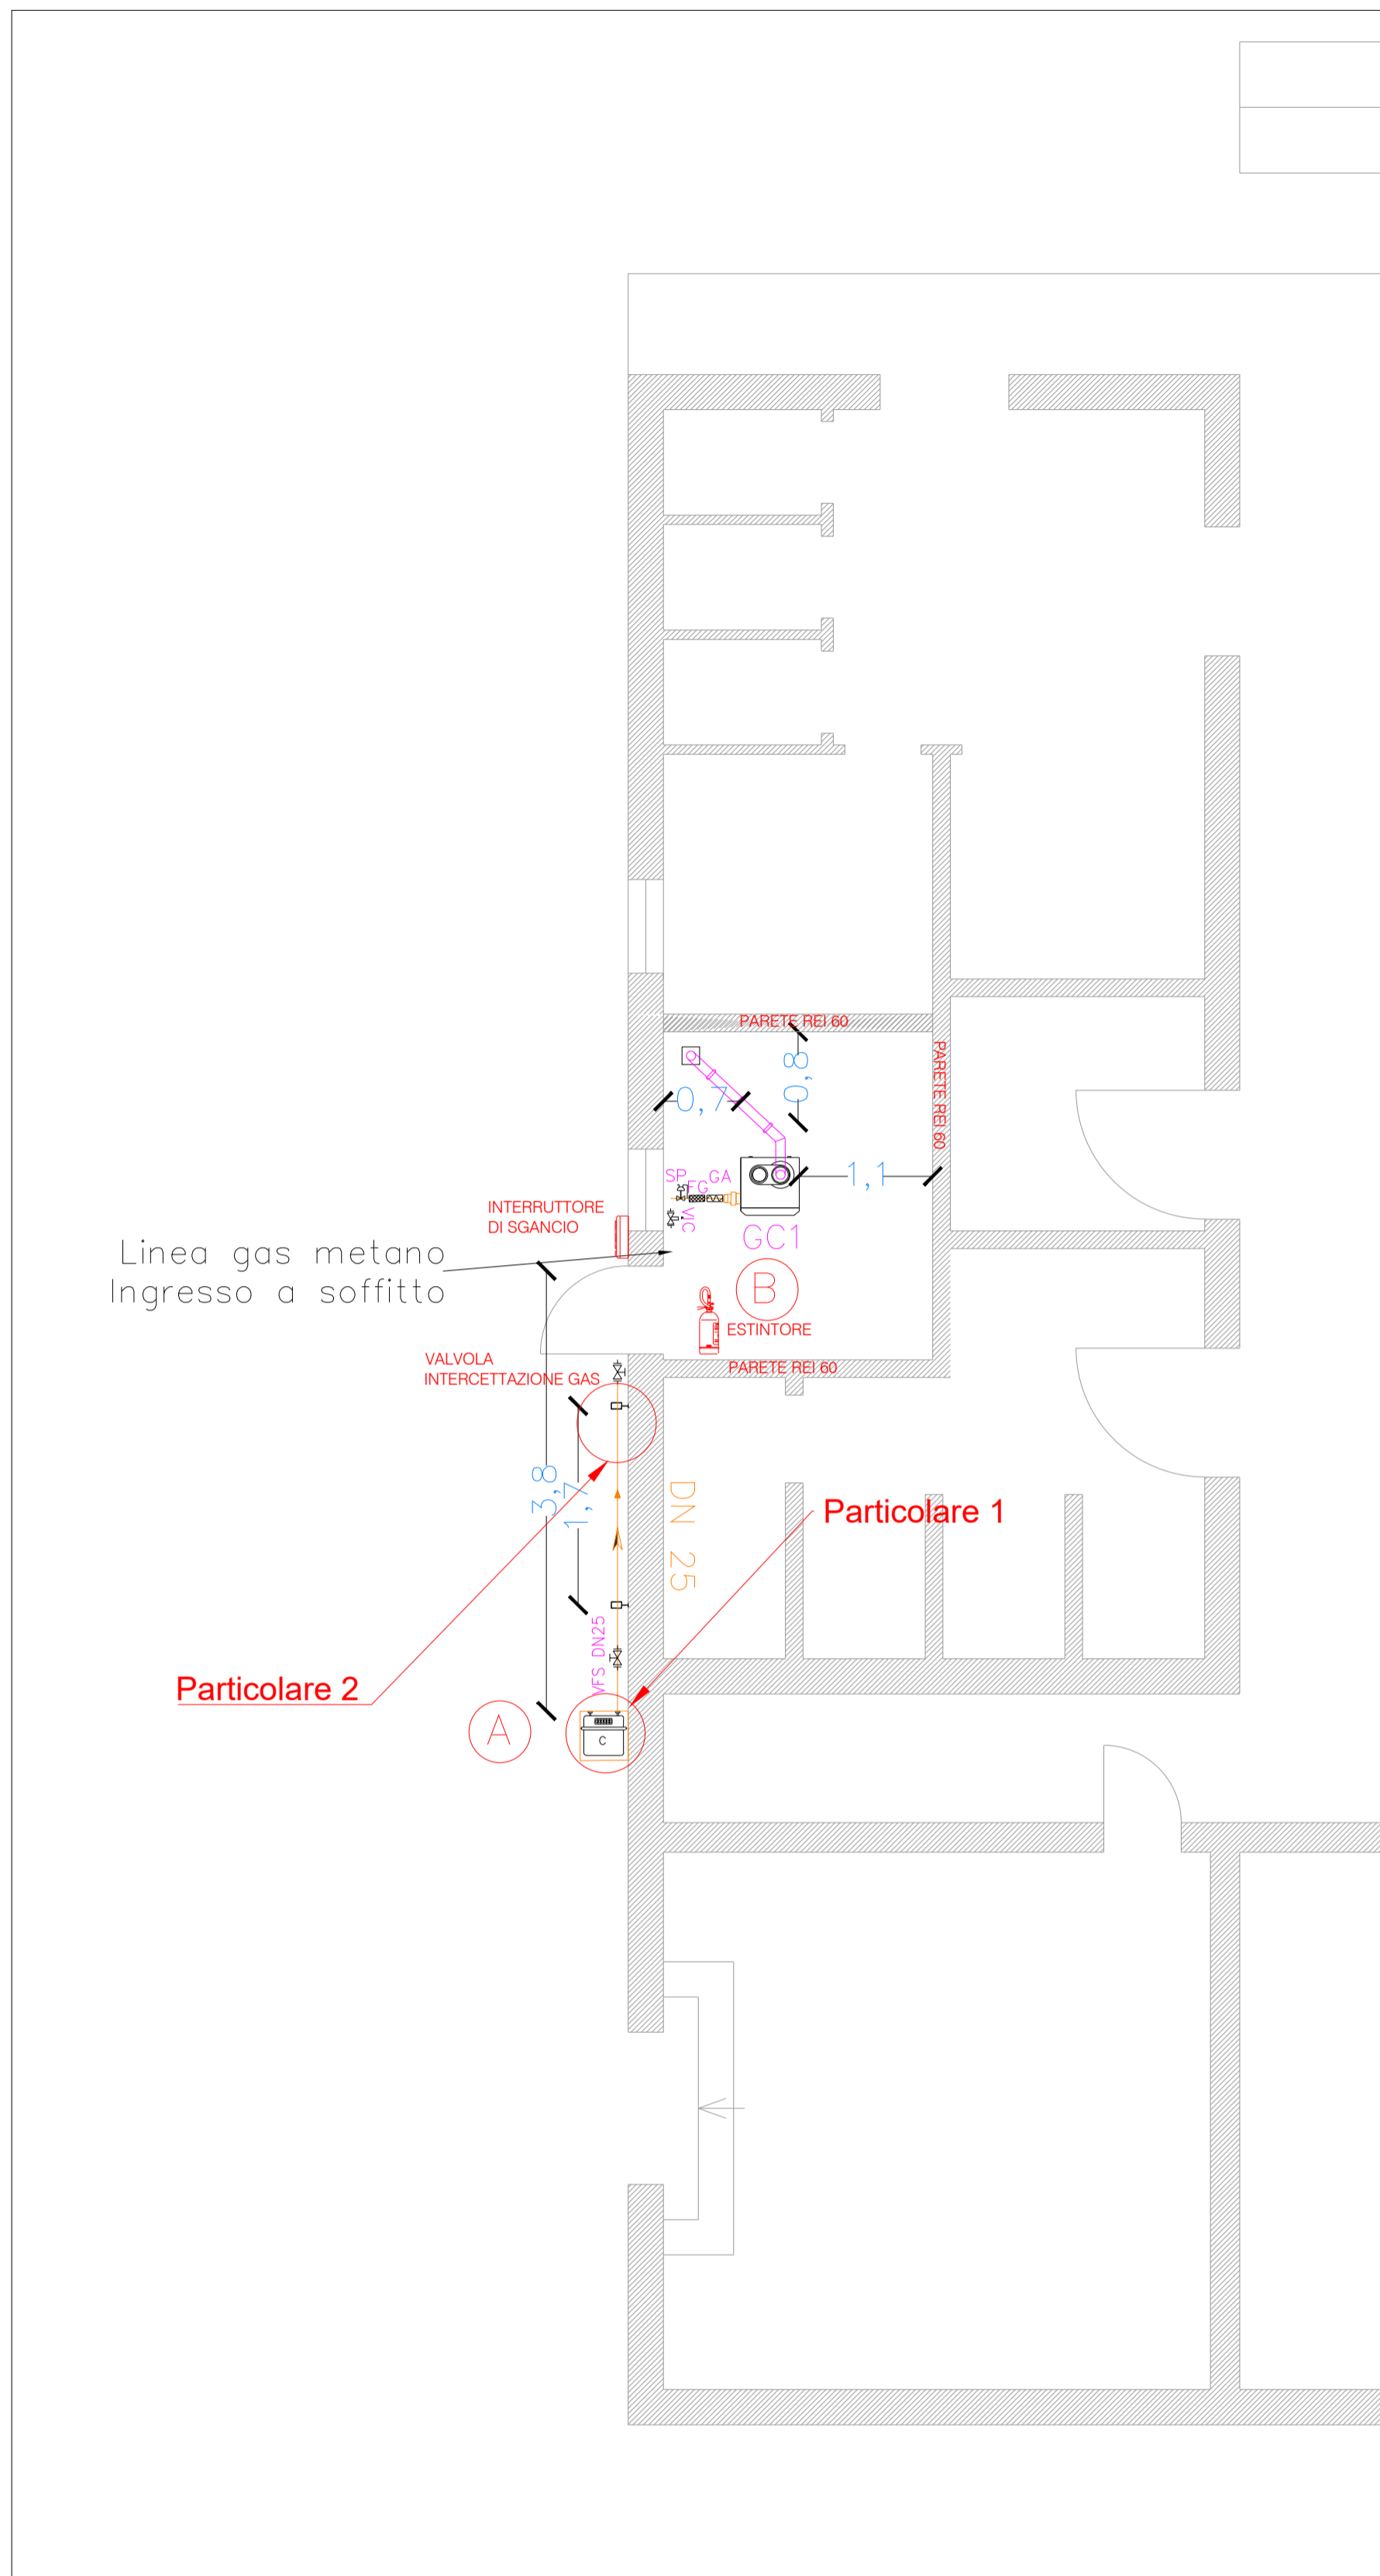


DATI DI PROGETTO LINEA GAS	
Potenza al focolare [kW]	63
Portata gas [m3/h]	6,59
Lunghezza tubazione [m]	15
Quantità gomiti 90°	6
Quantità valvole di intercettazione	2
VIC termica	1
Diametro tubazione tratto A-B [mm]	25
Perdita di carico linea [mbar]	0,84

Schema unifilare linea gas

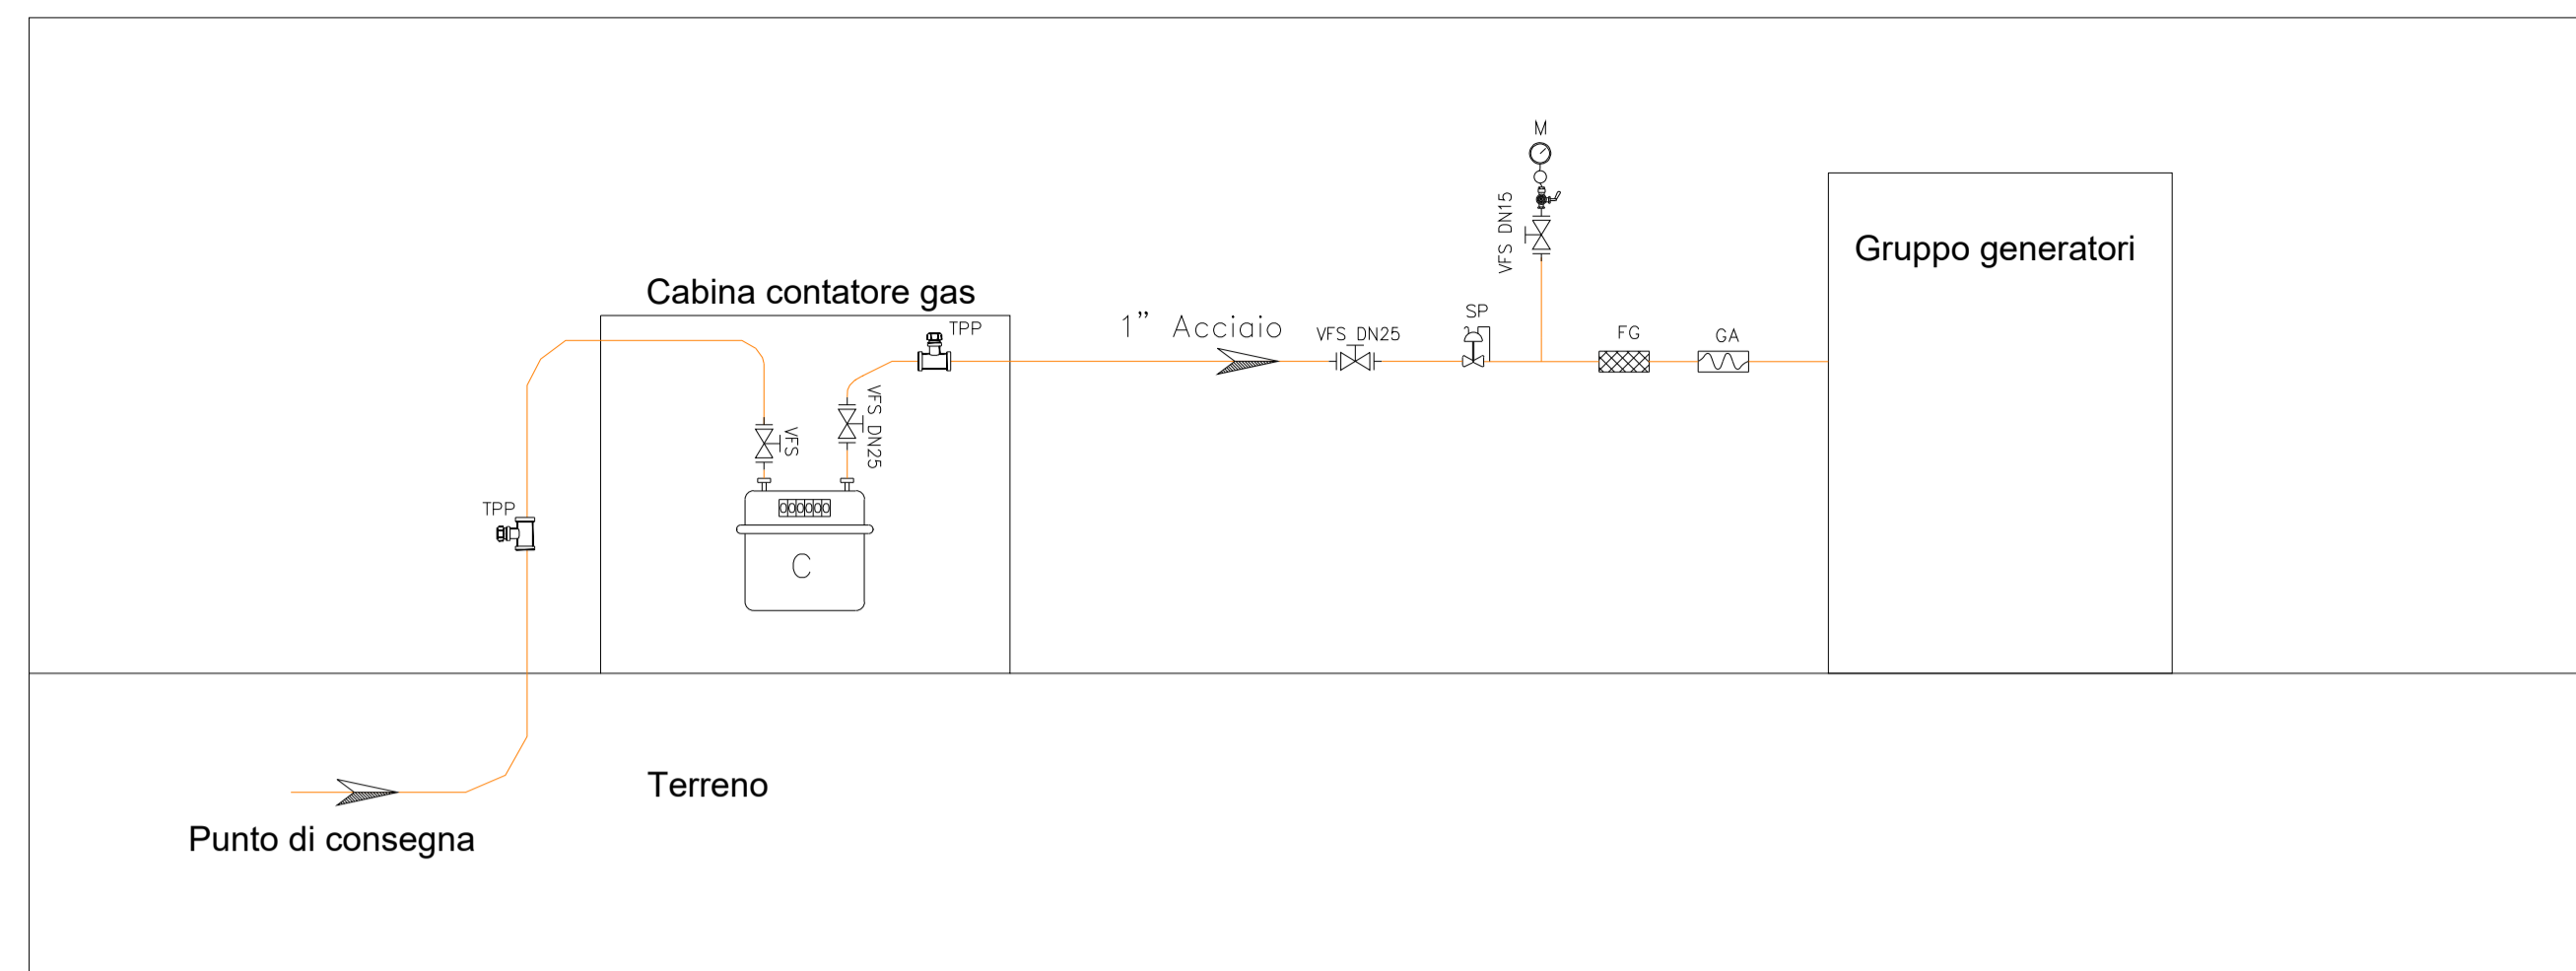

LEGENDA COMPONENTI COMBUSTIBILE					
Simbolo	Denominazione Componente	Simbolo	Denominazione Componente	Simbolo	Denominazione Componente
	M: Manometro con pulsante di lettura		FS: Filtro gas		Contatore di gas metano
	TPP: Tappo presa di pressione		GA: Giunto antivibrante		SP: Stabilizzatore di pressione
	VFS: Valvola manuale di regolazione		GT: Giunto di transizione		VIC: Valvola di intercettazione del combustibile


Particolare 2

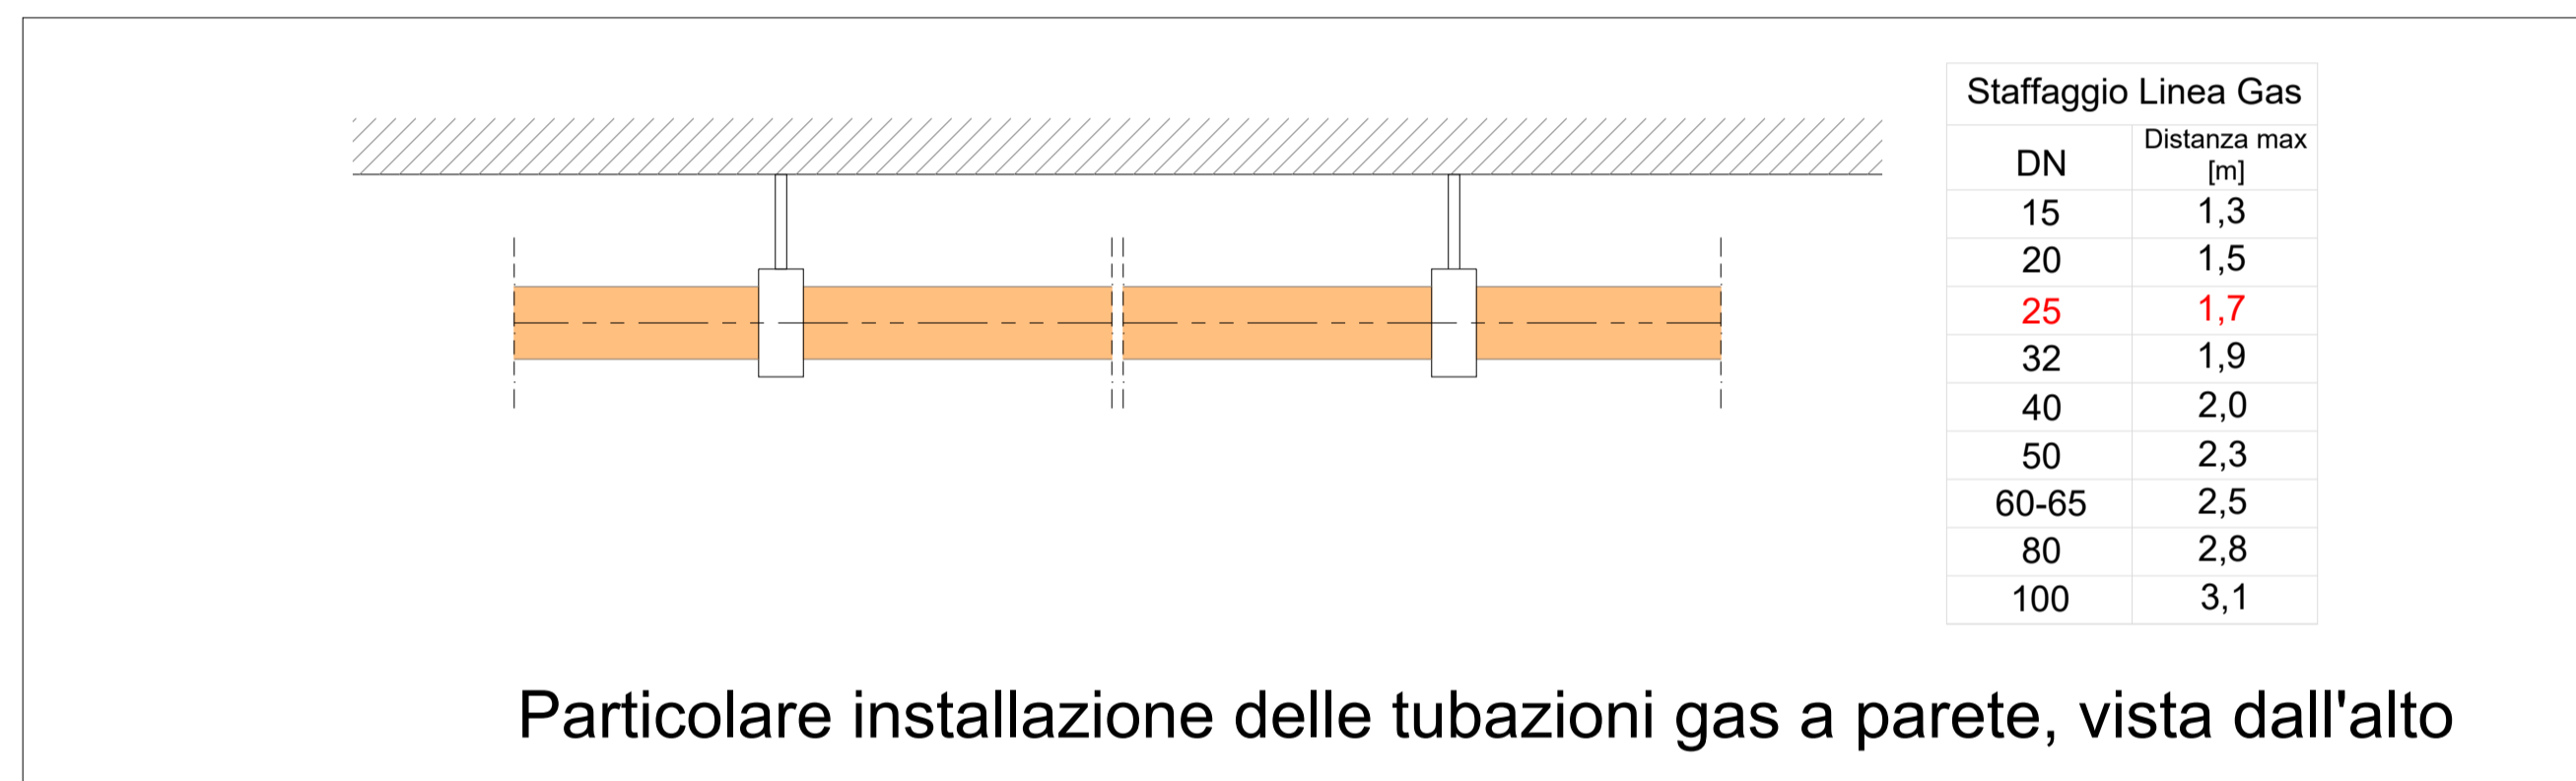

Vista percorso gas metano



Particolare 1

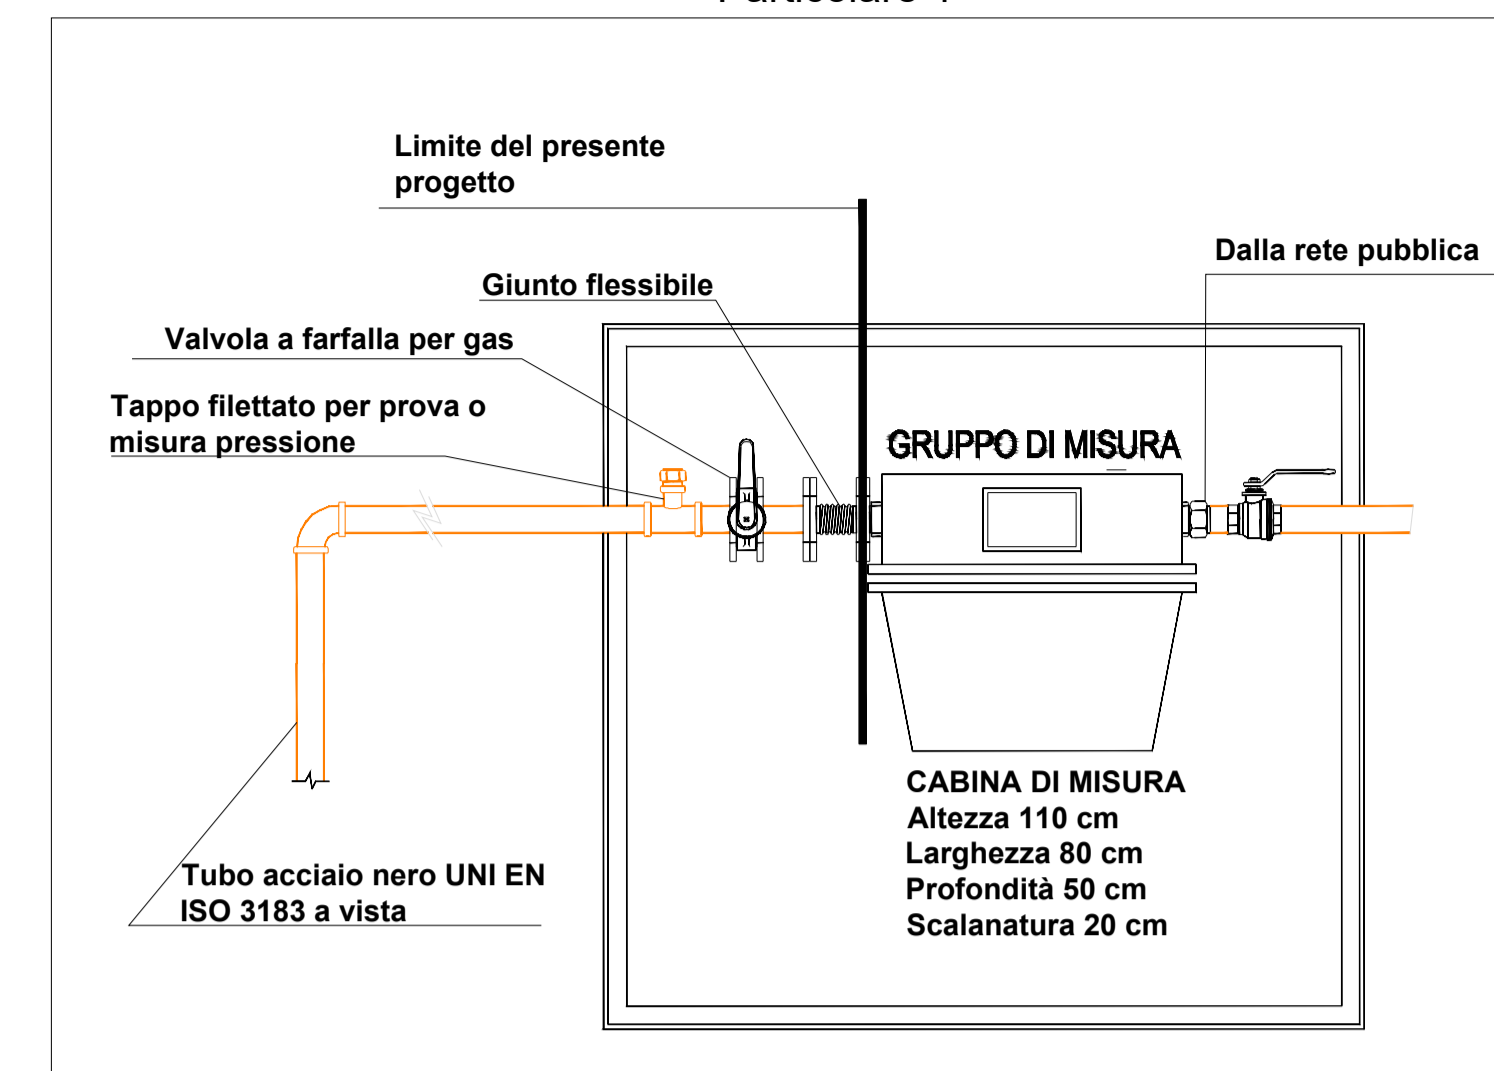

Punto di prelievo gas



3						
2						
1	26/05/2021	Aggiornamento posizione contatore gas	EN. SIM.	FR. CAR.	AL.ZOB.	GI.OCC.
0	02/01/20	Emissione	EN. SIM.	FR. CAR.	AL.ZOB.	GI.OCC.
	Data	Descrizione	Eseguito	Riesaminato	Verificato	Approvato

Nome file: 050-2019-054-MEC-E-GAS-015-01

Il Committente

Comune di Savona
Corso Italia, 19
17100 Savona (SV)

Contratto quadro per l'affidamento in concessione - mediante partenariato pubblico privato (art.180 comma 1 del D. Lgs. 50/2016) - di servizi di prestazione energetica garantita, gestione e manutenzione (EPC - Energy Performance Contract) di 91 edifici di proprietà di 26 comuni e della provincia di Savona suddivisi in 4 lotti da realizzarsi con finanziamento tramite terzi

LOTTO 2

<p>Progettazione</p> <p></p> <p>Ferplant S.r.l. C.so Orbassano, 402/15 10137 Torino(TO) Tel: 011 9134249 Fax: 011 9111392</p>	<p></p> <p>Europam S.p.A. viale Milafiori Palazzo F, scala 2 20090 Assago (MI) P. IVA 03076310105</p>	<p></p> <p>CMCI Società consortile srl Largo San Giuseppe, 3/36 16121 Genova (GE) P. IVA 01246700999</p>	<p></p> <p>Ferplant S.r.l. C.so Orbassano, 402/15 10137 Torino(TO) Tel: 011 9134249 Fax: 011 9111392</p>	<p></p> <p>IREN Smart Solutions S.p.A. via Nubi di Magellano, 30 42123 Reggio Emilia (RE) P. IVA 02184890354</p>
---	---	--	--	--

Titolo

Edificio SVN-54 Scuola dell'infanzia "Giribone"
Corso Vittorio Veneto - 17025 Savona
Progetto definitivo esecutivo - Planimetria percorso linea gas

Form.	Scala	Commessa	Area Progetto	Cod. Edificio	Fase	Cat.	Progressivo	Rev.
A1	-	050-2019	MEC	054	E	GAS	015	01

E' vietata la riproduzione o la consegna a terzi di questo documento senza la preventiva autorizzazione