





PIANTA PIANO TERRA Q=XXm

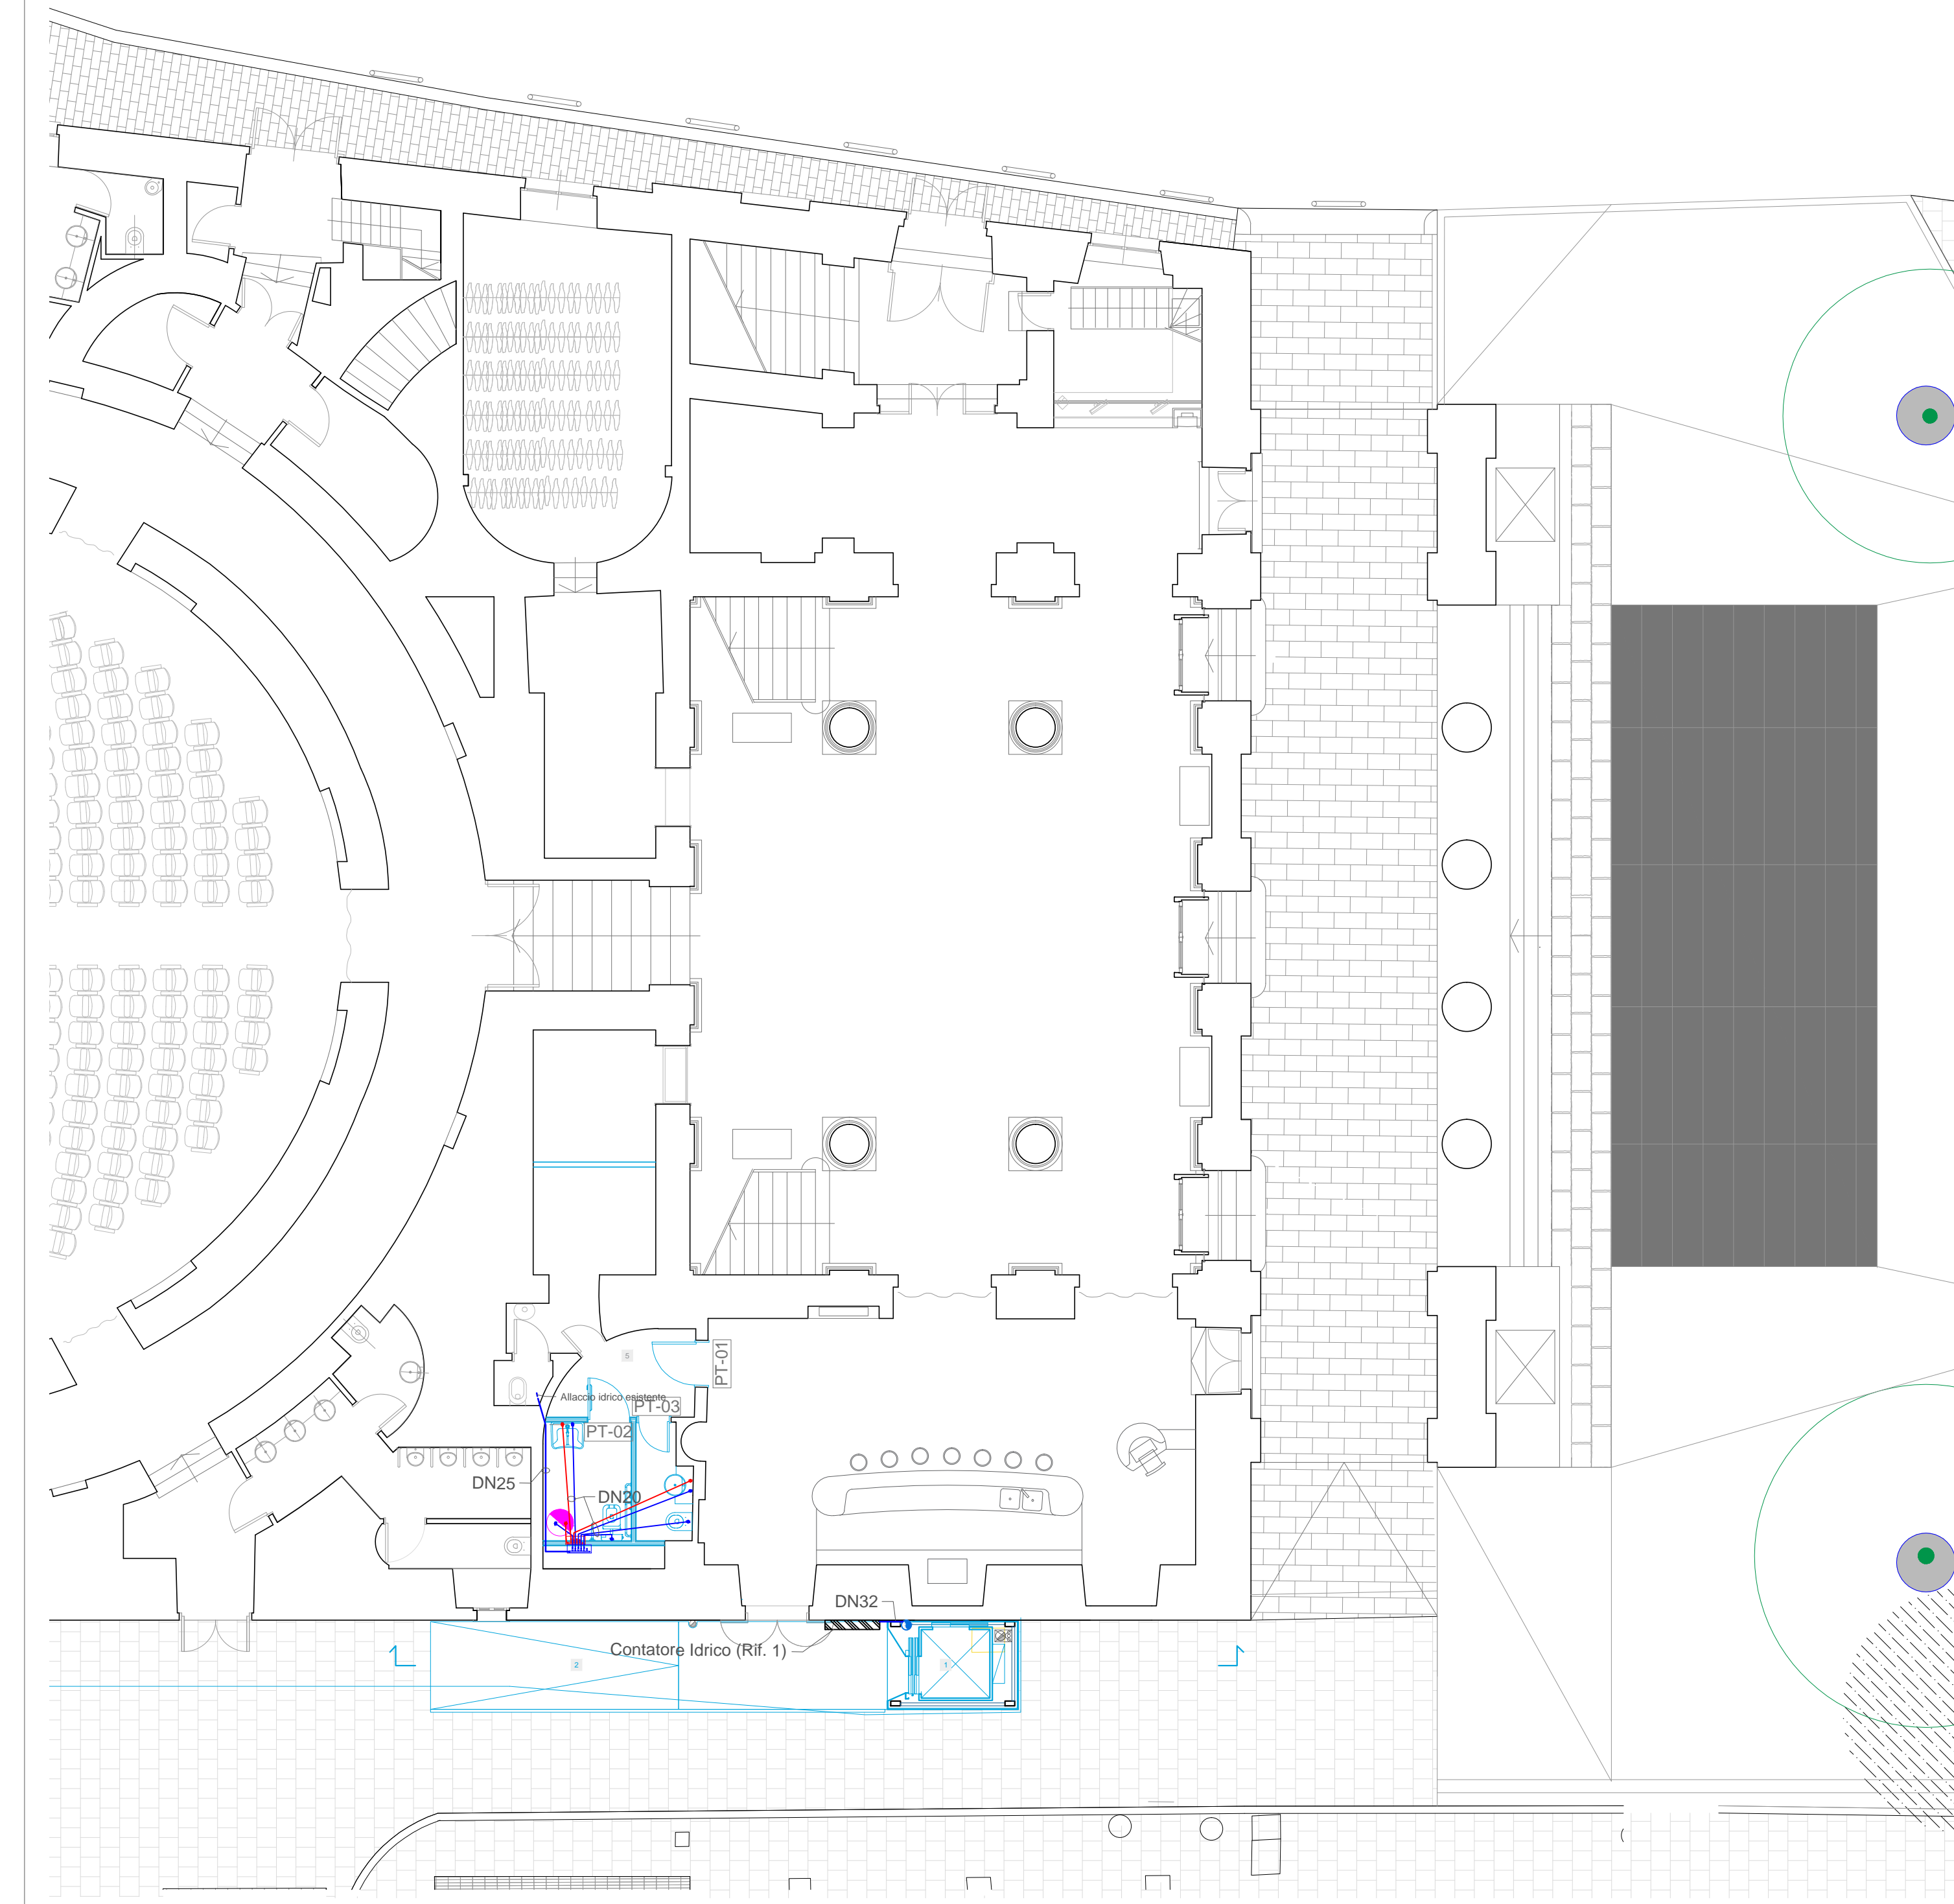

PIANTA PIANO SECONDO Q=XXm

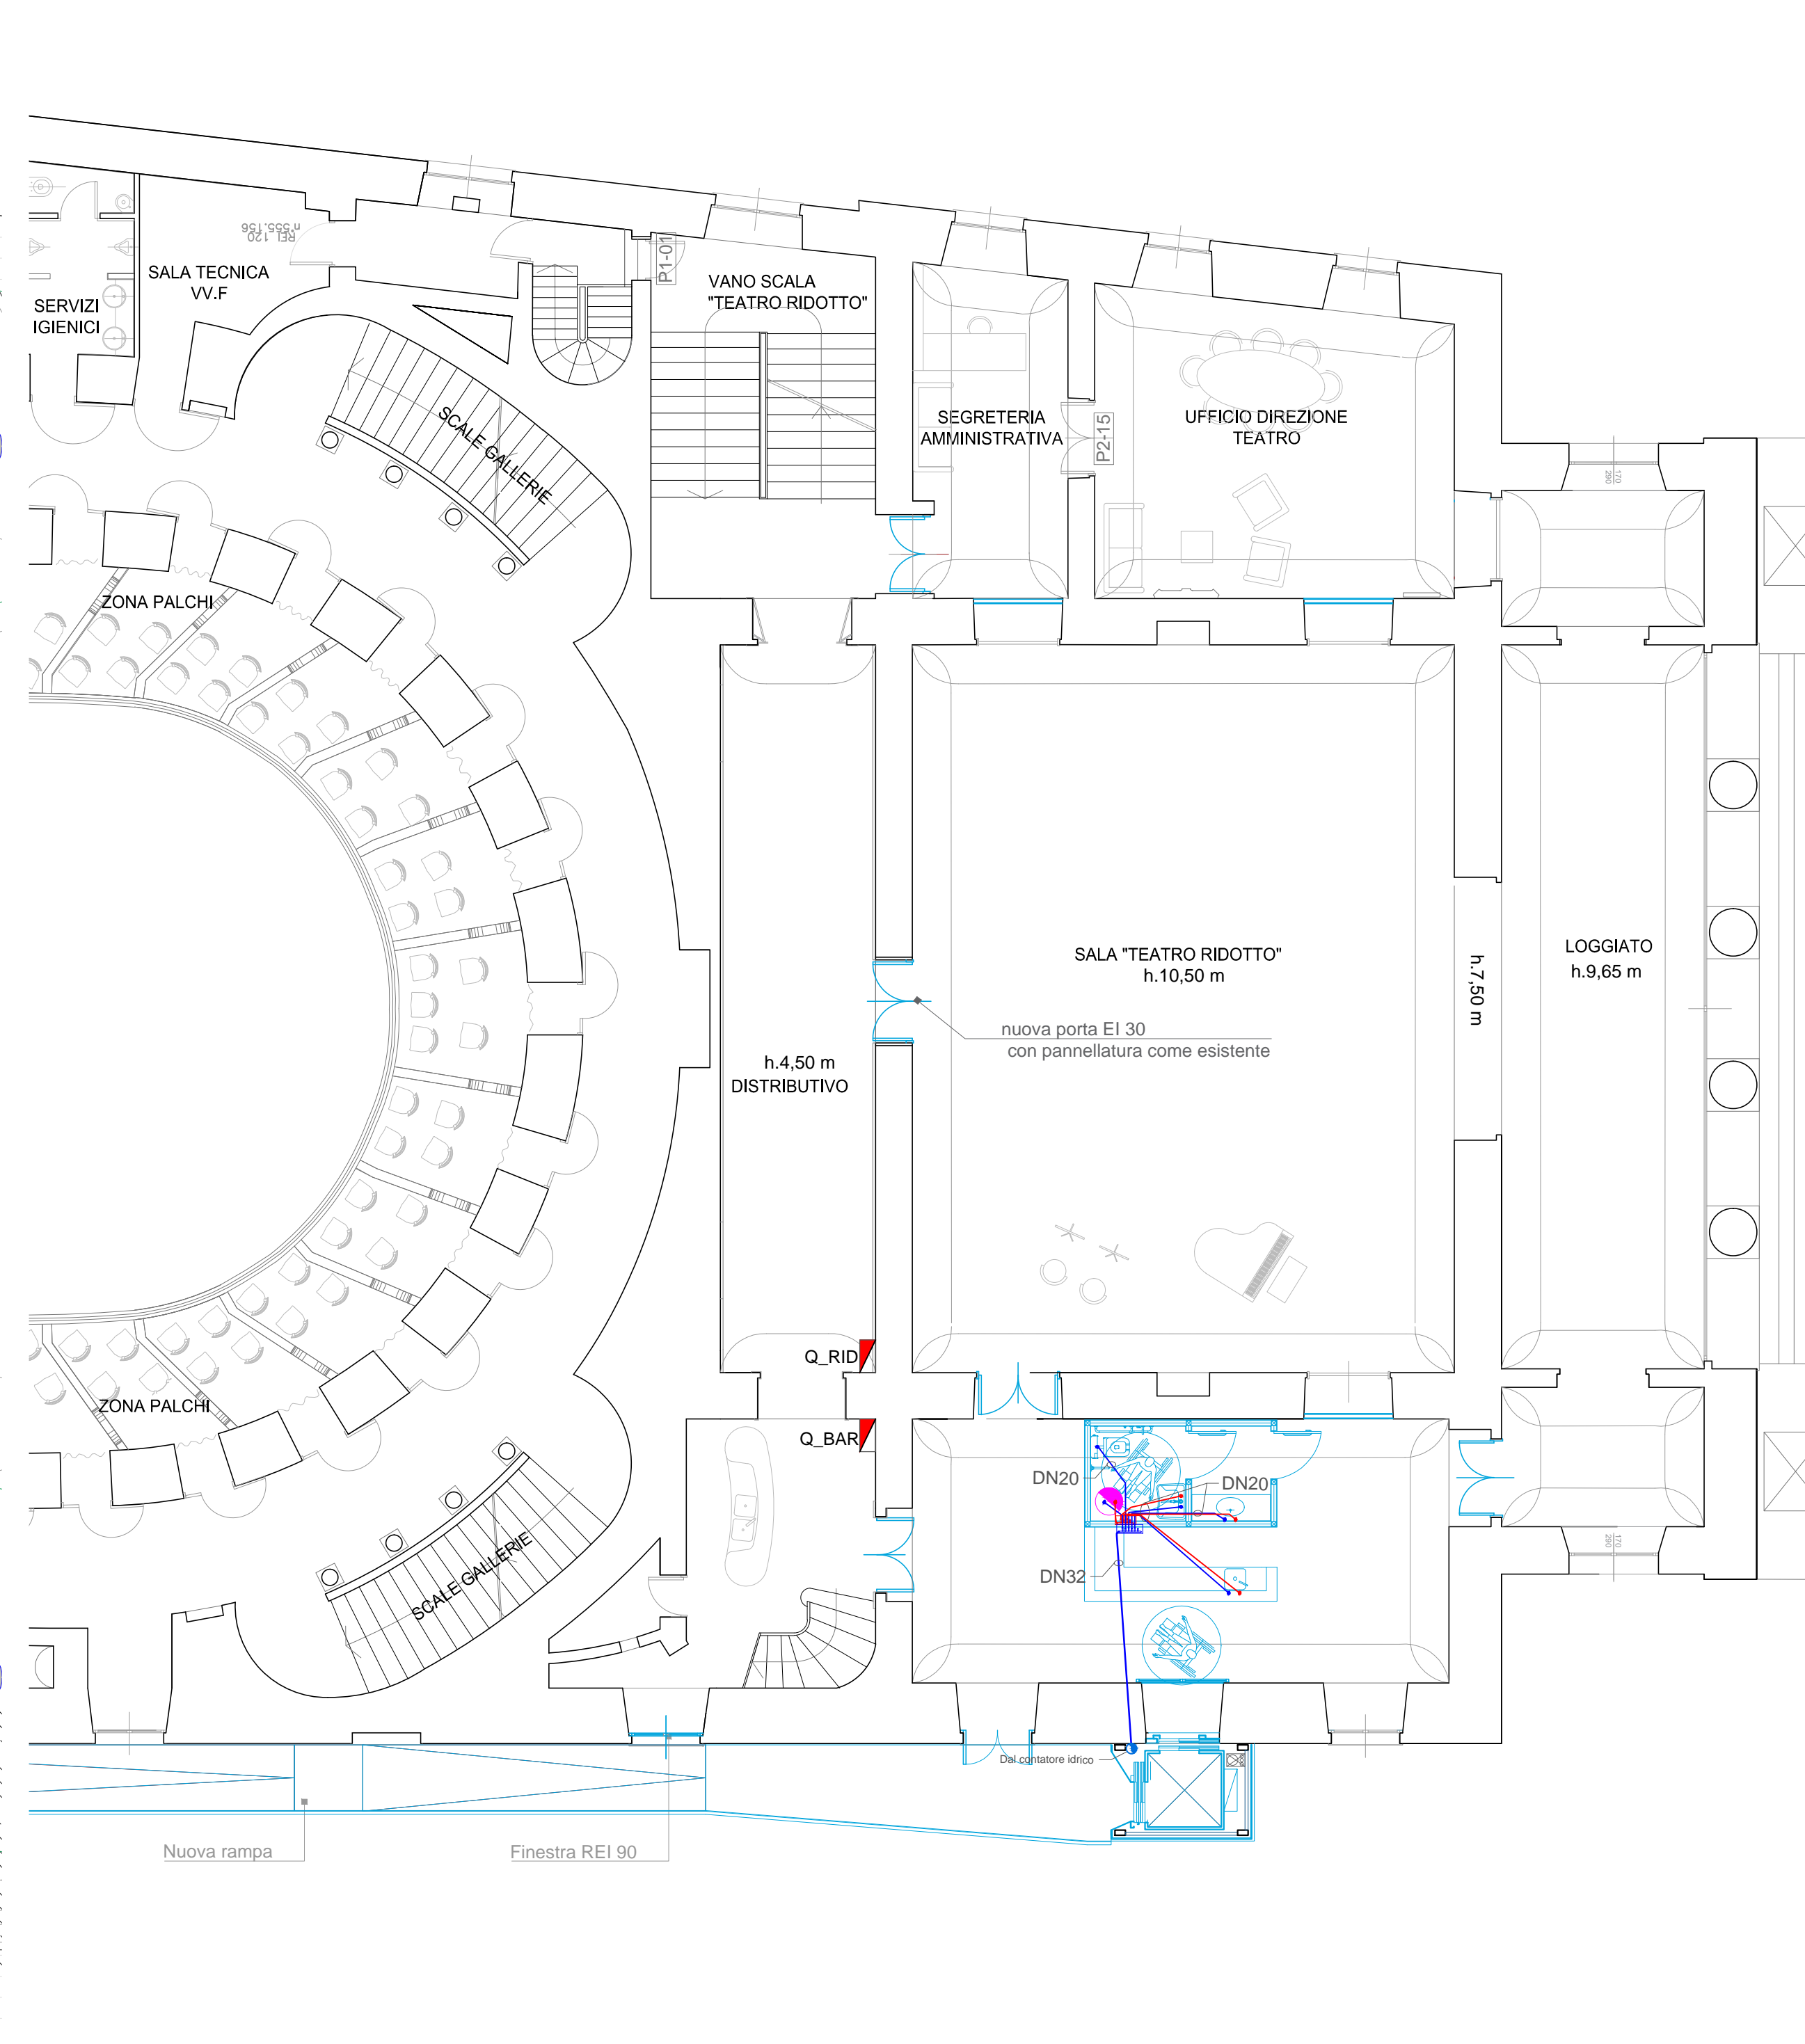

PIANTA PIANO QUARTO Q=XXm

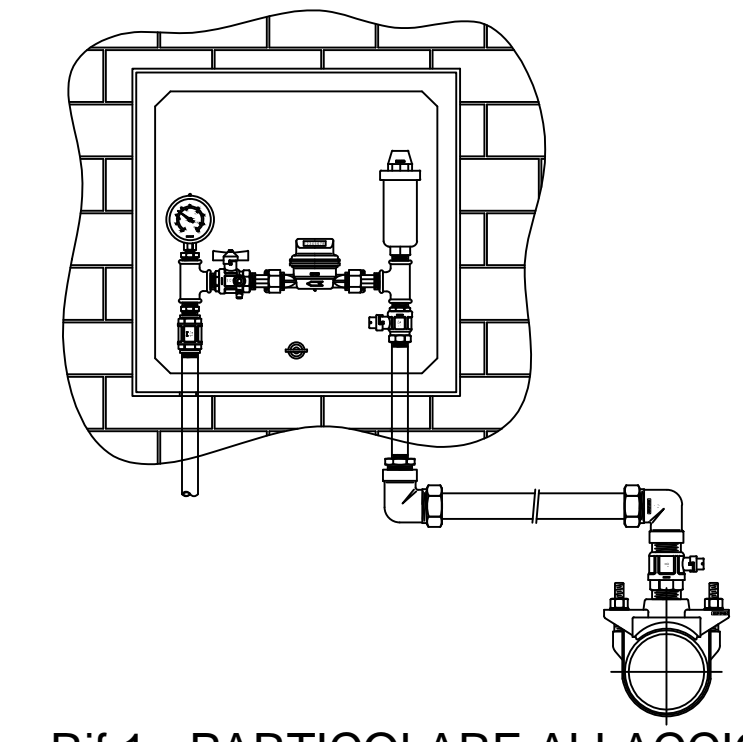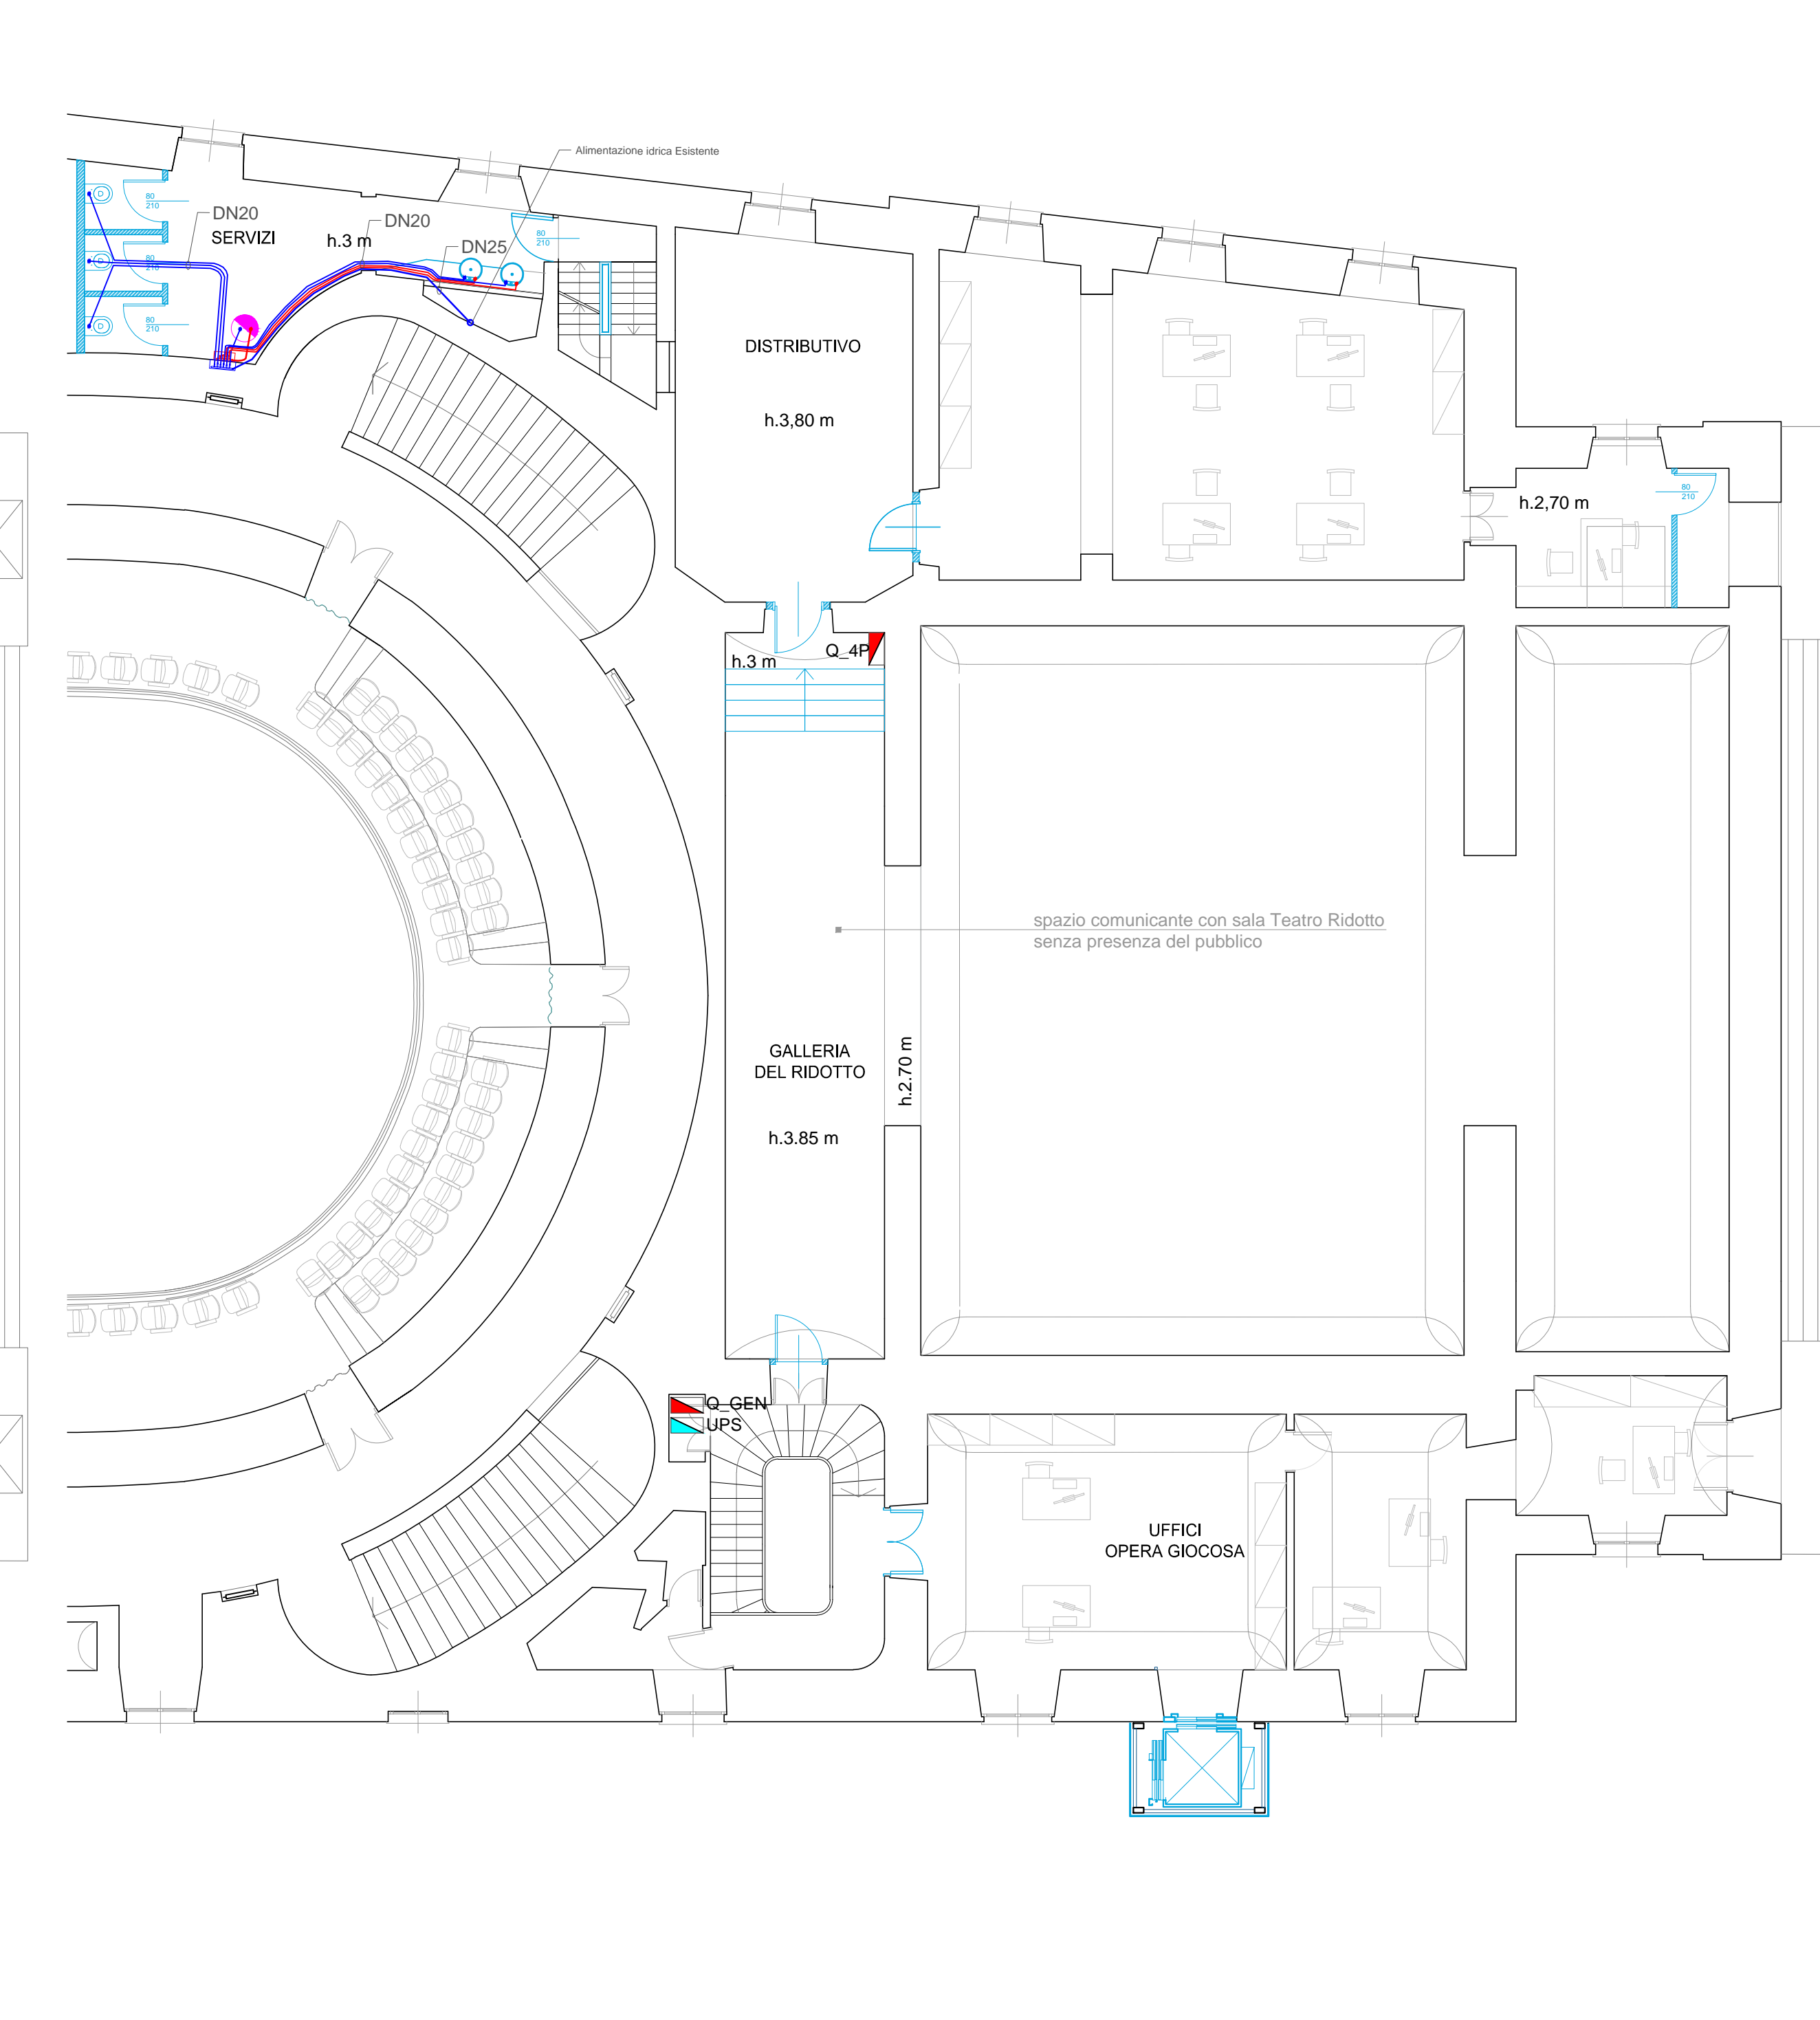

Rif. 1 - PARTICOLARE ALLACCIO CONTATORE IDRICO
Scala 1:10

LEGENDA	
	DISTRIBUZIONE PRINCIPALE ACQUA FREDDA - MULTISTRATO DN32
	DISTRIBUZIONE PRINCIPALE ACQUA CALDA - MULTISTRATO DN32
	DISTRIBUZIONE SECONDARIA ACQUA FREDDA - MULTISTRATO DN25
	DISTRIBUZIONE SECONDARIA ACQUA CALDA - MULTISTRATO DN25
	PUNTO ALLACCIO ACQUA FREDDA
	PUNTO ALLACCIO ACQUA CALDA
	MONTANTI ACQUA CALDA-FREDDA
	AUTOCLAVE CON SERBATOIO 300L
	SCALDACQUA ELETTRICO 50L
	POMPA DI CALORE - PRODUZIONE ACQUA CALDA SANITARIA P= 10KW
	COLLETTORE FREDDO
	COLLETTORE CALDO
	CONTATORE IDRICO



CITTÀ DI SAVONA
Comune di Savona

PROGRAMMA STRATEGICO DI RIQUALIFICAZIONE URBANA E VALORIZZAZIONE TURISTICO - CULTURALE E SVILUPPO COMMERCIALE - PRODUTTIVO DELL'AREA CENTRALE DEL COMUNE DI SAVONA

PROGRAMMA PER LA VALORIZZAZIONE DEL TEATRO CHIABRERA E LA RIQUALIFICAZIONE AMBIENTALE DI PIAZZA DIAZ
PROGETTO DEFINITIVO - ESECUTIVO

RESPONSABILE UNICO DEL PROCEDIMENTO: ing. Marco DELFINO - Settore Lavori Pubblici e Ambiente

STAZIONE APPALTANTE IN FASE DI PROGETTAZIONE
Infrastrutture Recupero Energia
Agenzia Regionale Liguria
DIVISIONE AMMINISTRAZIONE - GESTIONE SOCIETARIA E SUPPORTO AMMINISTRAZIONI

PROGETTISTI

 **NEOSTUDIO ARCHITETTI ASSOCIATI** - arch. Riccardo Miselli, arch. Eleonora Burlando
Corso Buenos Aires 12/B, Genova, T/F 010.5702692, neostudio.aa@gmail.com - MANDATARIO
info@neostudio.it

arch. Fernando Russo, arch. Riccardo Russo - Corso Italia 43, Bari, T/F 080.5423992,
info@ferro.it

Ing. Geo Sblendorio - Via Napoli 8/1, Bari T/F 080.5300071, geo.sblendorio@gmail.com

Arch. Francesca Icardi - Via Tanini 47/E, Genova T/F 010.5702692, neostudio.staff@gmail.com

Dott. Archeologo Francesco Tiboni - Via Marconi 43, Brescia T/F 3804951140,
tiboni.francesco@gmail.com

TIMBRO E FIRMA

LOTTO B - Ridotto del Teatro
impianto idrico

PDE-ID-2
37

REDATTO	CONTROLLATO	APPROVATO	DATA	SCALA	FORMATO	N.DOCUMENTO	REVISIONE
				1:100	1400X420		

Infrastrutture Recupero Energia Agenzia Regionale Liguria - I.R.E. S.p.A.
Sede Legale: Via Postruara 16, 16122 Genova
Ufficio Genova: Via V.I. Settembre 41
Ufficio Savona: Via A. Magliotti 2, Campus Universitario Pal. Locali

DIVISIONE AMMINISTRAZIONE -
GESTIONE SOCIETARIA E SUPPORTO AMMINISTRAZIONI
Via XX Settembre 41, 16121 Genova
tel. +39 0105488444 - amministrazione@ireliguria.it

E' VIETATA A NORMA DI LEGGE LA RIPRODUZIONE, ANCHE PARZIALE, NON AUTORIZZATA DEL PRESENTE DISEGNO