


Via Mentana

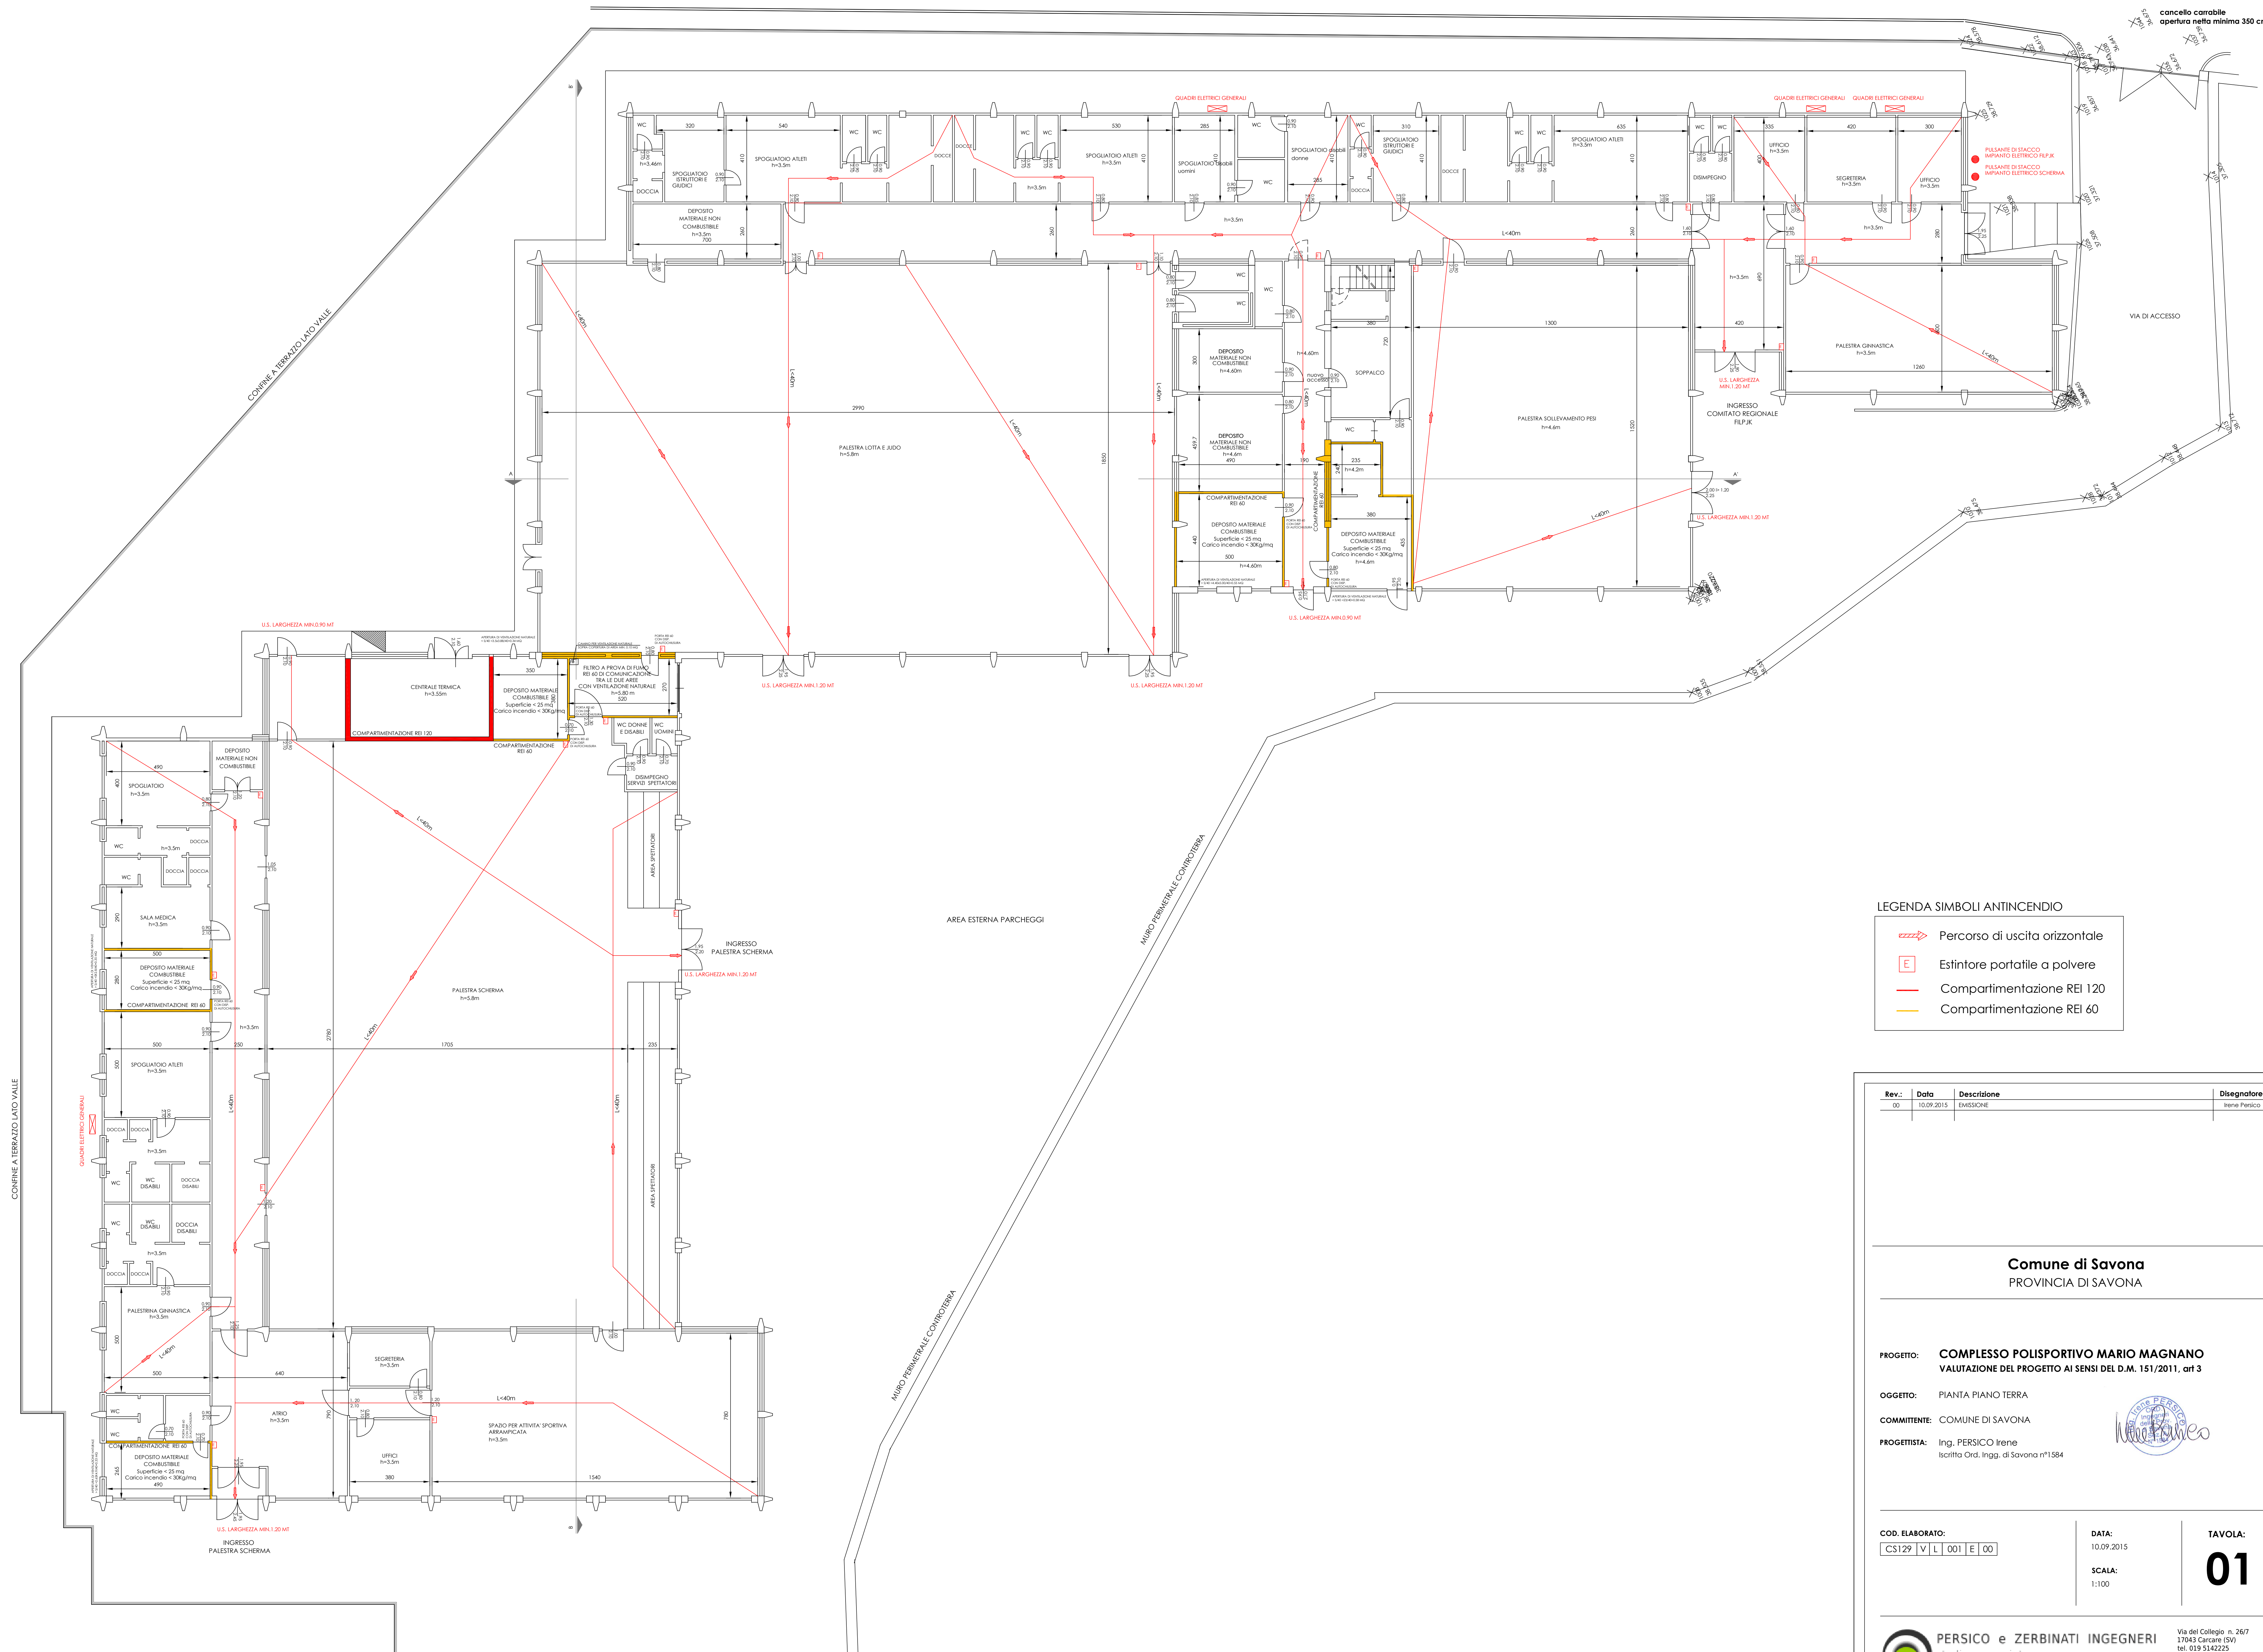

LEGENDA SIMBOLI ANTINCENDIO

- Percorso di uscita orizzontale
- Estintore portatili a polvere
- Compartimentazione REI 120
- Compartimentazione REI 60

Rev.	Data	Descrizione	Disegnato:
00	10/09/2015	ESABISICHE	Irene Persico

Comune di Savona
PROVINCIA DI SAVONA

PROGETTO: **COMPLESSO POLISPORTIVO MARIO MAGNANO**
VALUTAZIONE DEL PROGETTO AI SENSI DEL D.M. 151/2011, art 3

OGGETTO: PIANTA PIANO TERRA

COMMITTENTE: COMUNE DI SAVONA

PROGETTISTA: Ing. PERSICO Irene
Iscritta Ord. Ingg. di Savona n°1584



COD. ELABORATO: CS129 V L 001 E 00	DATA: 10/09/2015	TAVOLA: 01
	SCALA: 1:100	